



PLANTA BAIXA - CFTV
Escala 1:50

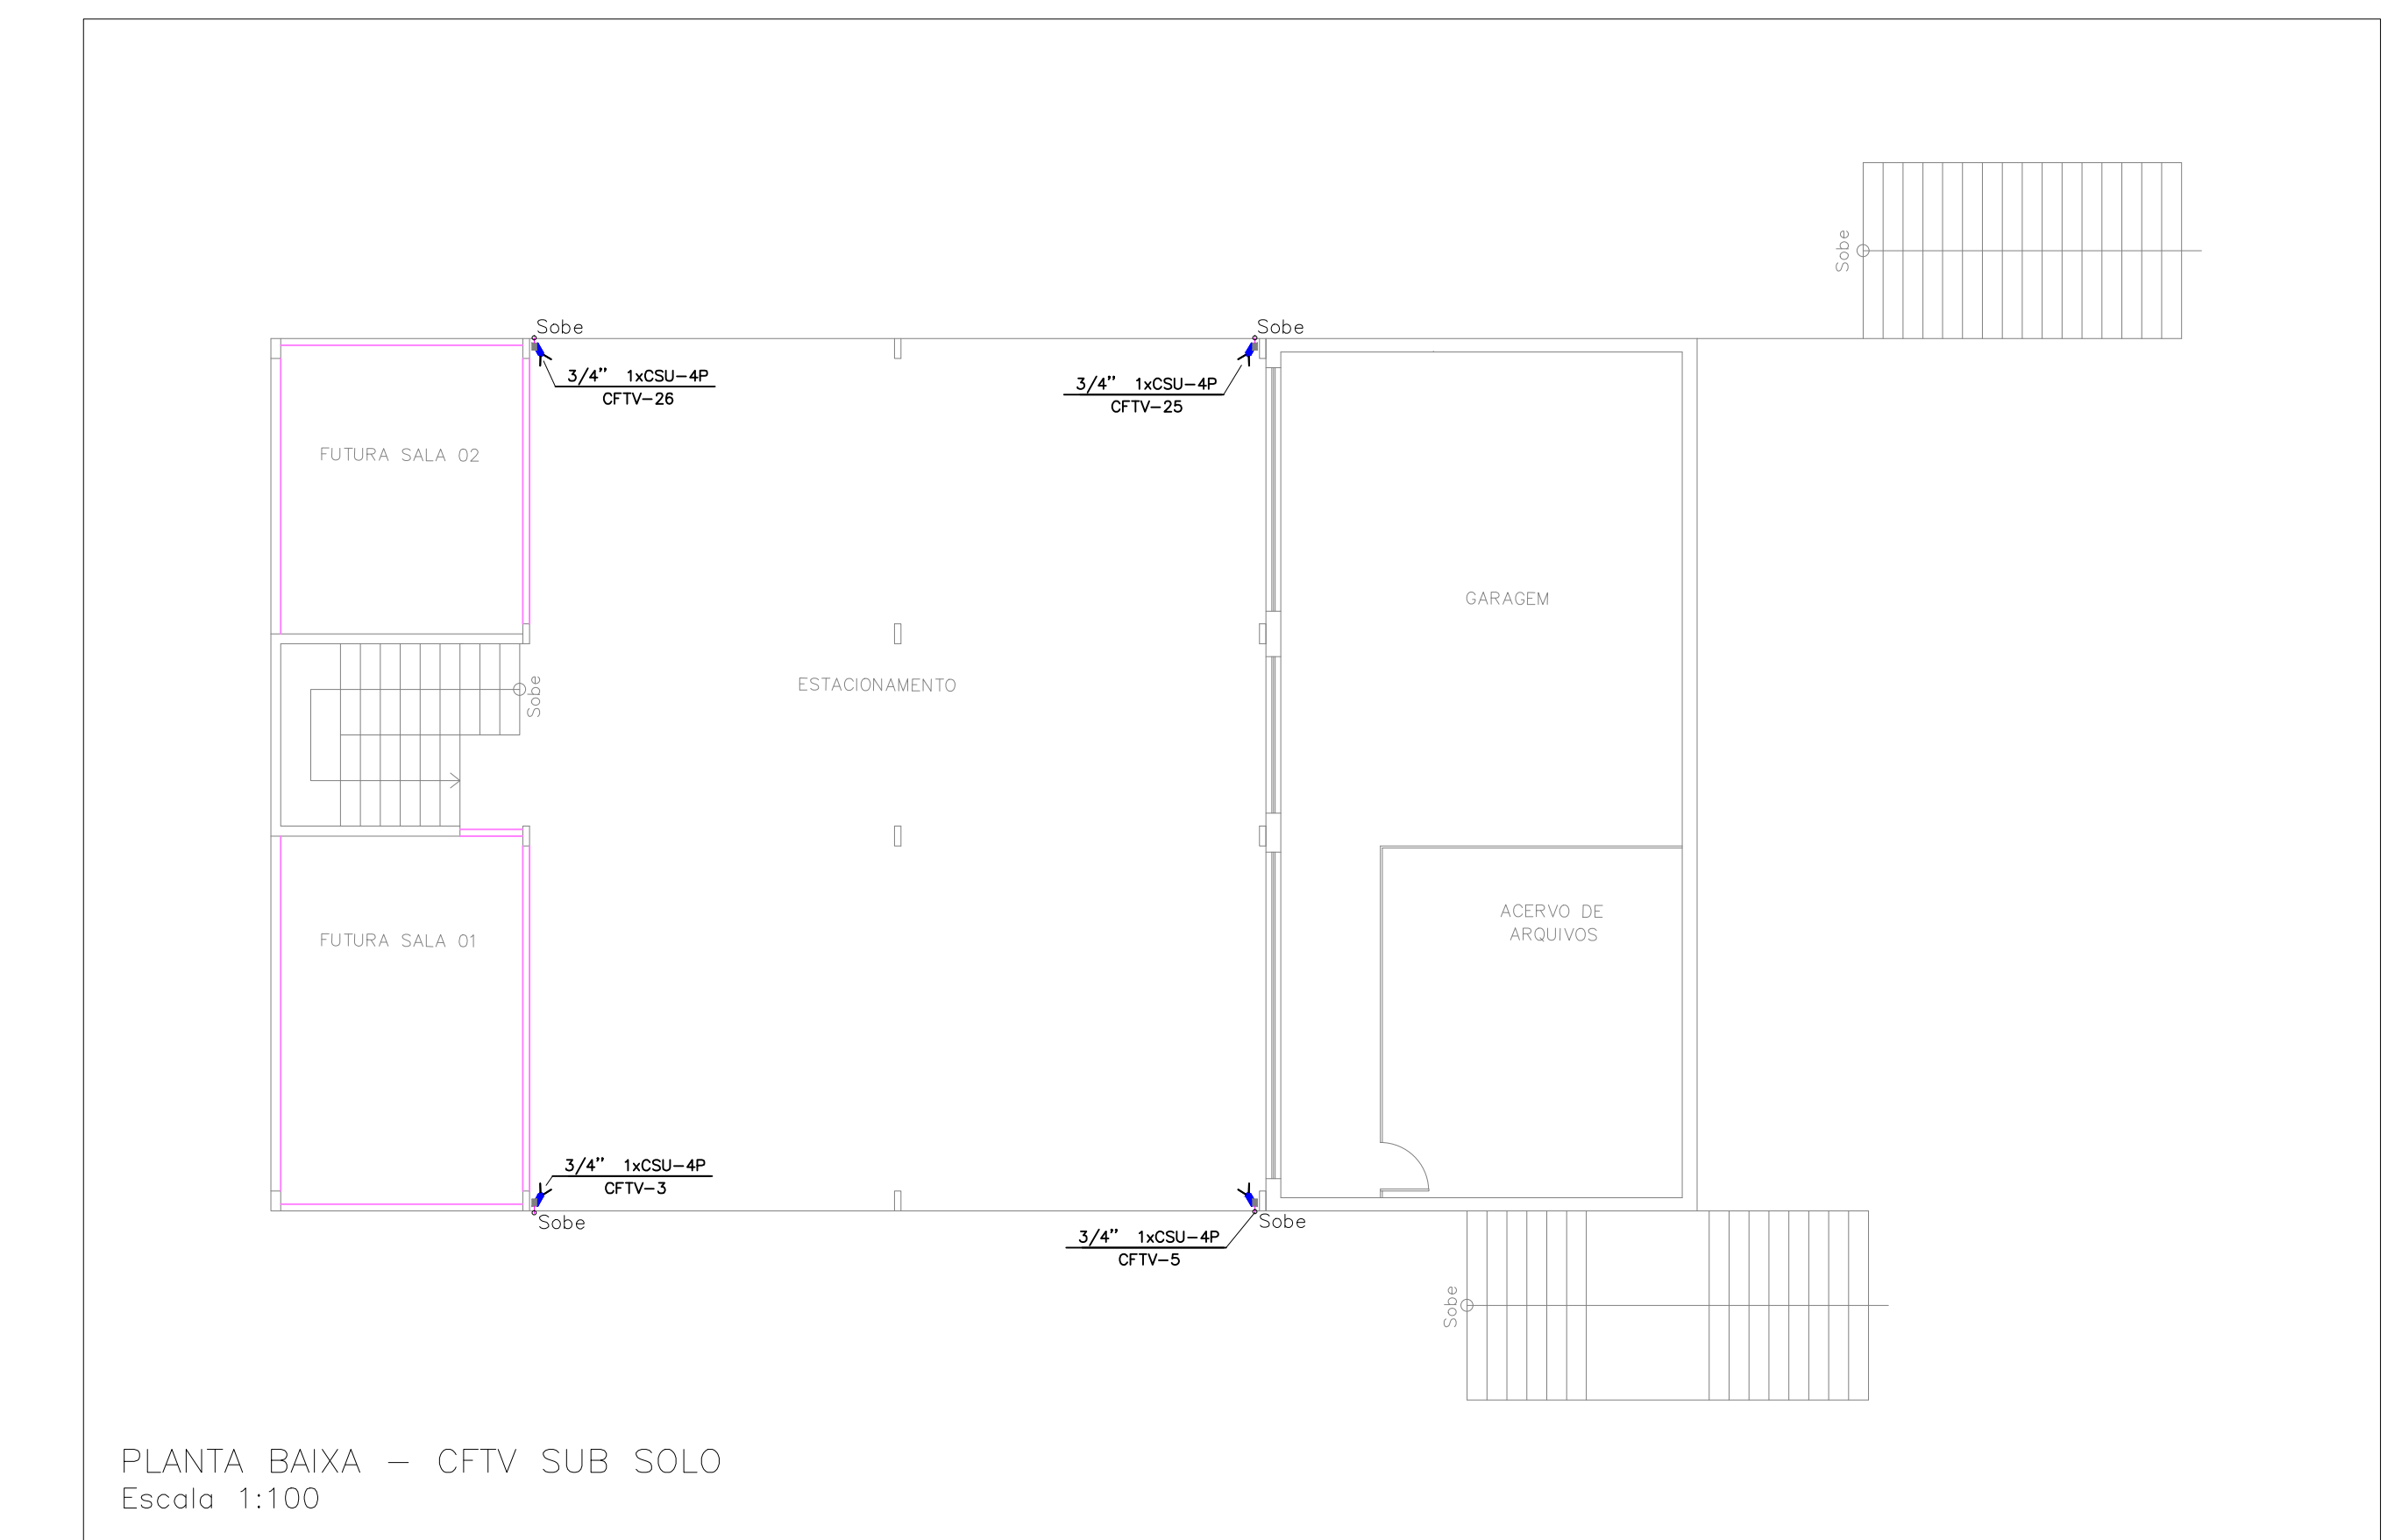

PLANTA BAIXA - CFTV SUB SOLO
Escala 1:100

DETALHE 5 - RACK

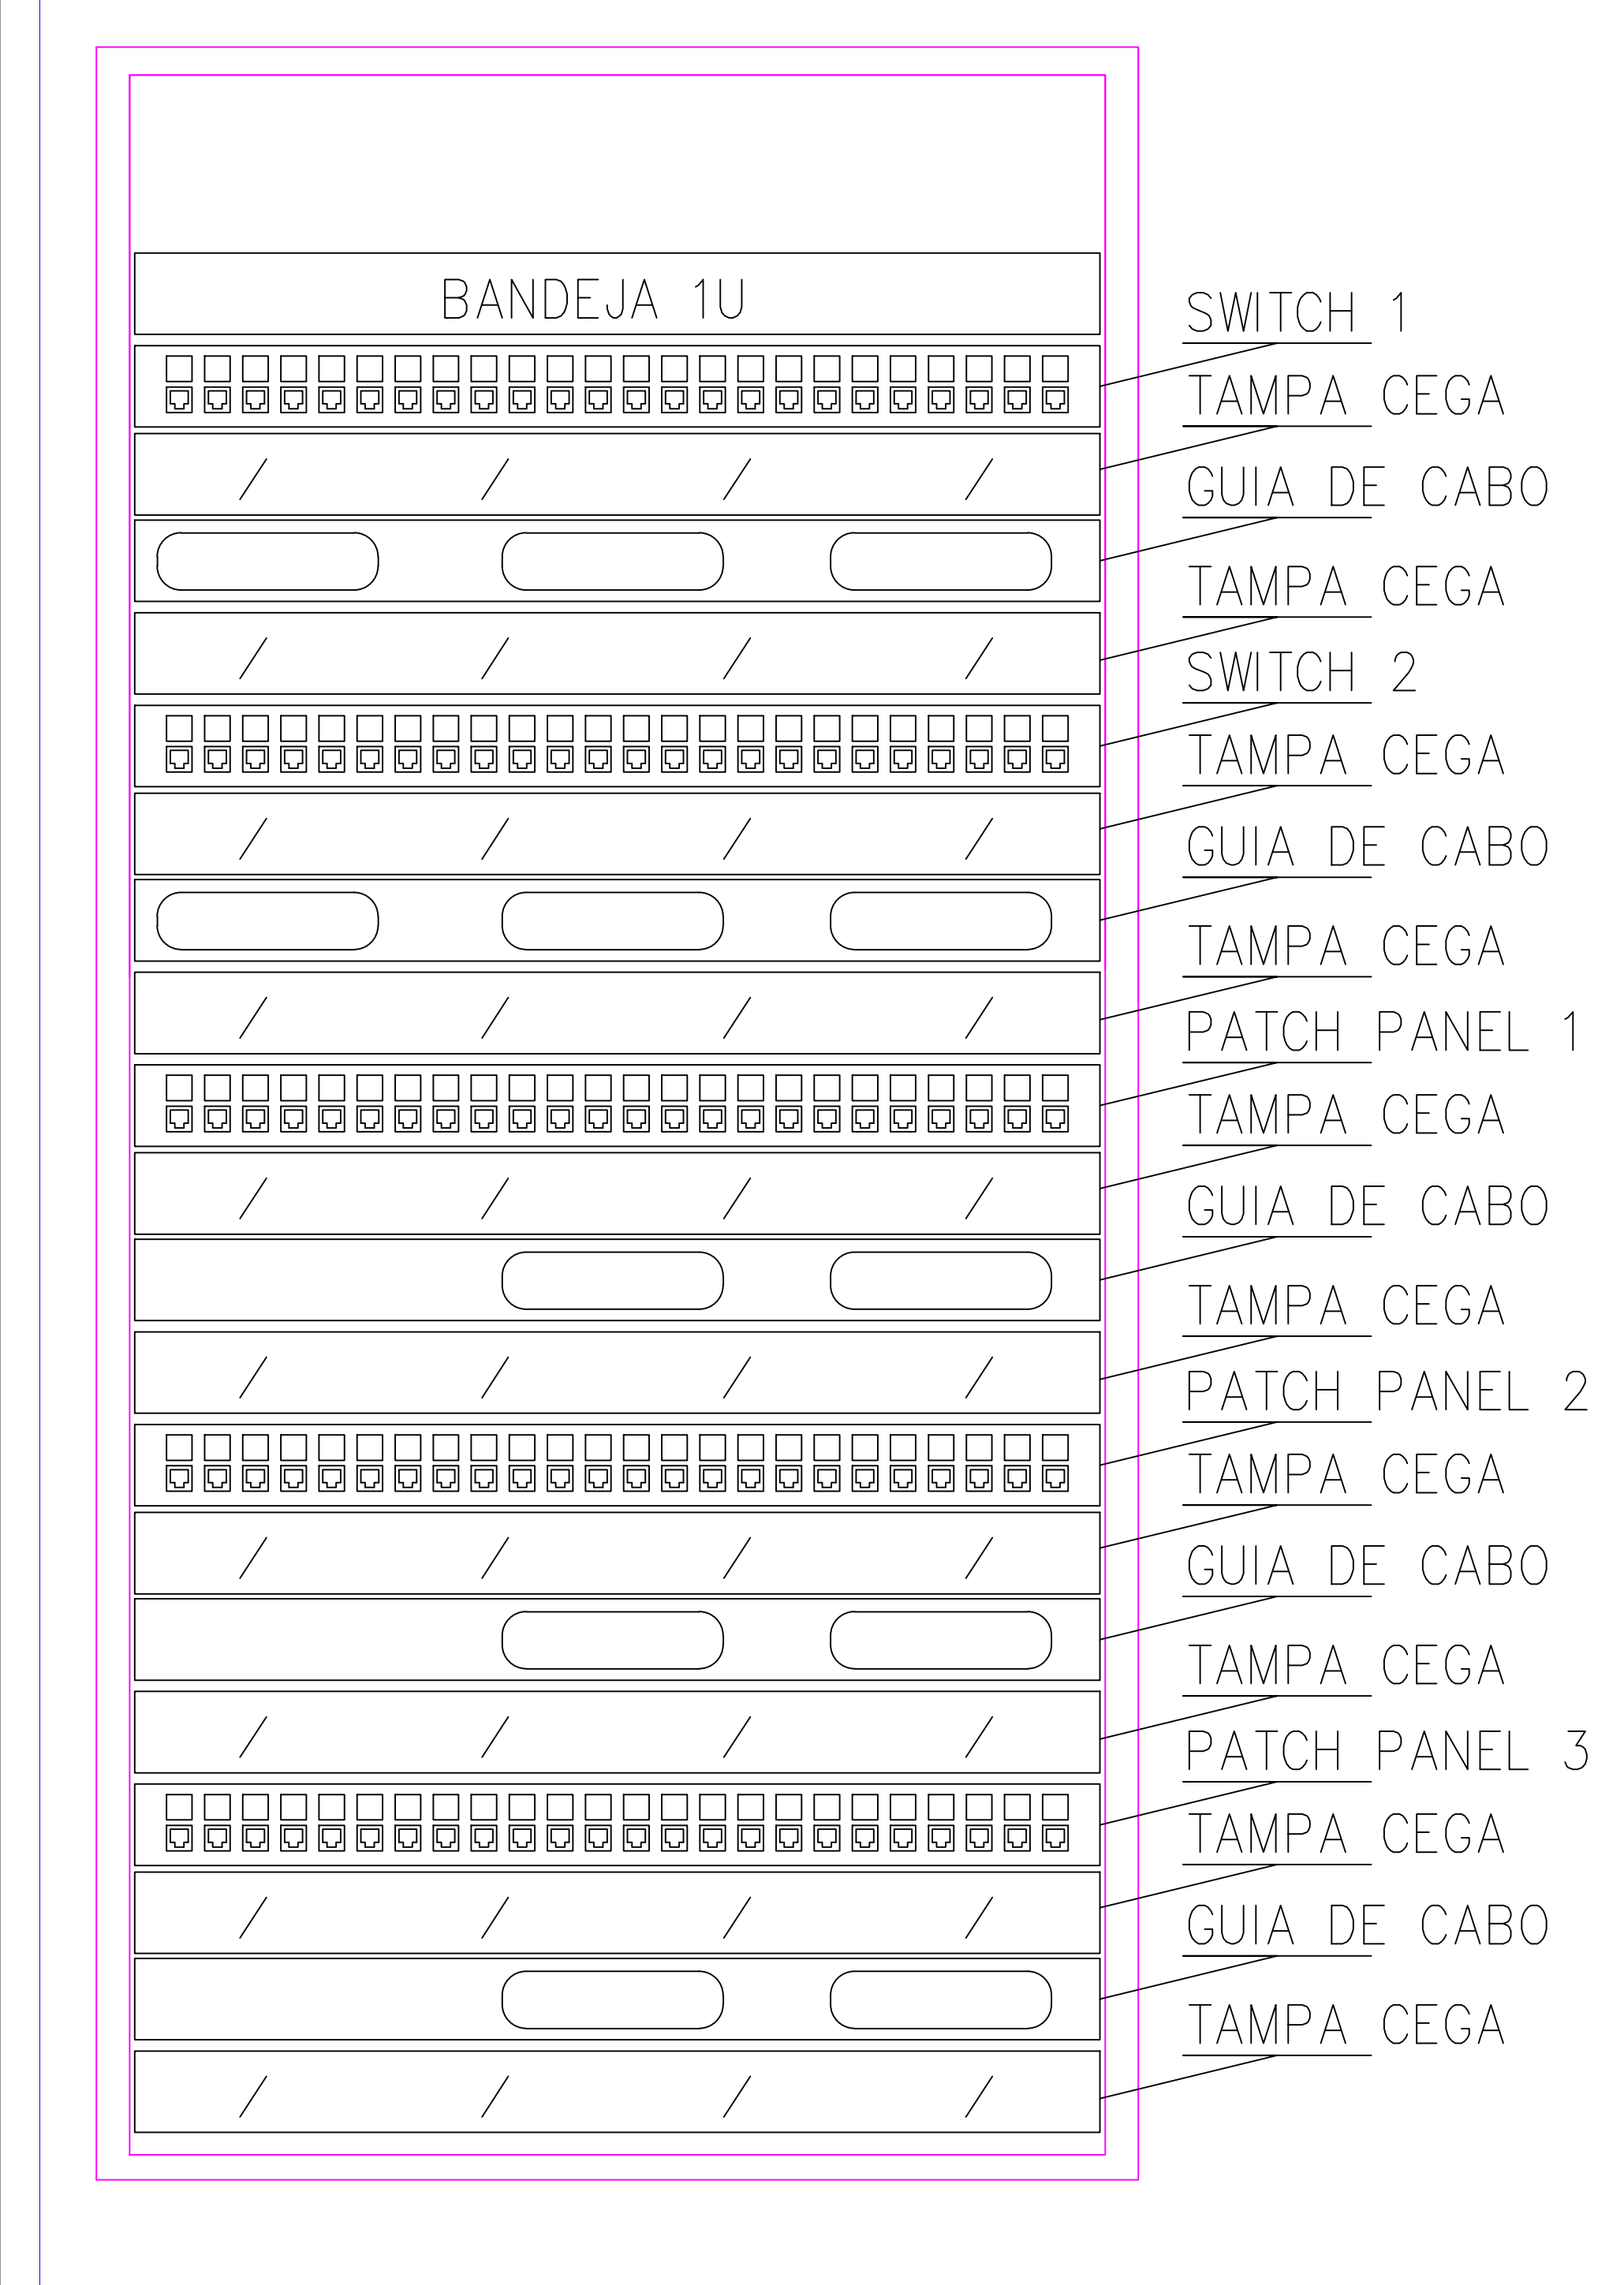

SÍMBOLO	DESCRIÇÃO	OBS.
	CÂMERA DE SEGURANÇA	
	RACK 10U	CONFORME DETALHE 5
	ELETRÓDUTO 3/4" PELO TETO E/OU PAREDE	
	ELETRÓDUTO 1" SOBREPOR	
	ELETRICALHA 60X50 PELO TETO	

NOTAS:
 1. INSTALAR DVR NO RACK
 2. AS CAMERAS SERÃO IP
 3. CABEAMENTO ESTRUTURADO

DO	03/09/2021	EMISSÃO INICIAL	Alisson
TIPO	PROJ	MODIFICAÇÃO	RESPONSÁVEL

ARQUITETURA

EMPRESAMENTO:

CAMARA MUNICIPAL
 AMÉRICO BRASILENSE / SP

ESCALA
IND.

CONTEÚDO
PLANTA-BAIXA: CFTV

FASE
LIBERADO OBRA

DISCIPLINA
CFTV

ARQUIVO
CM-CFTV-008-R00

FOLHA
8

REVISÃO
00

EMISSÃO ANUAL
26/08/2021

COORDENADOR
Diego Sampaio

RESPONSÁVEL
Diego Sampaio